


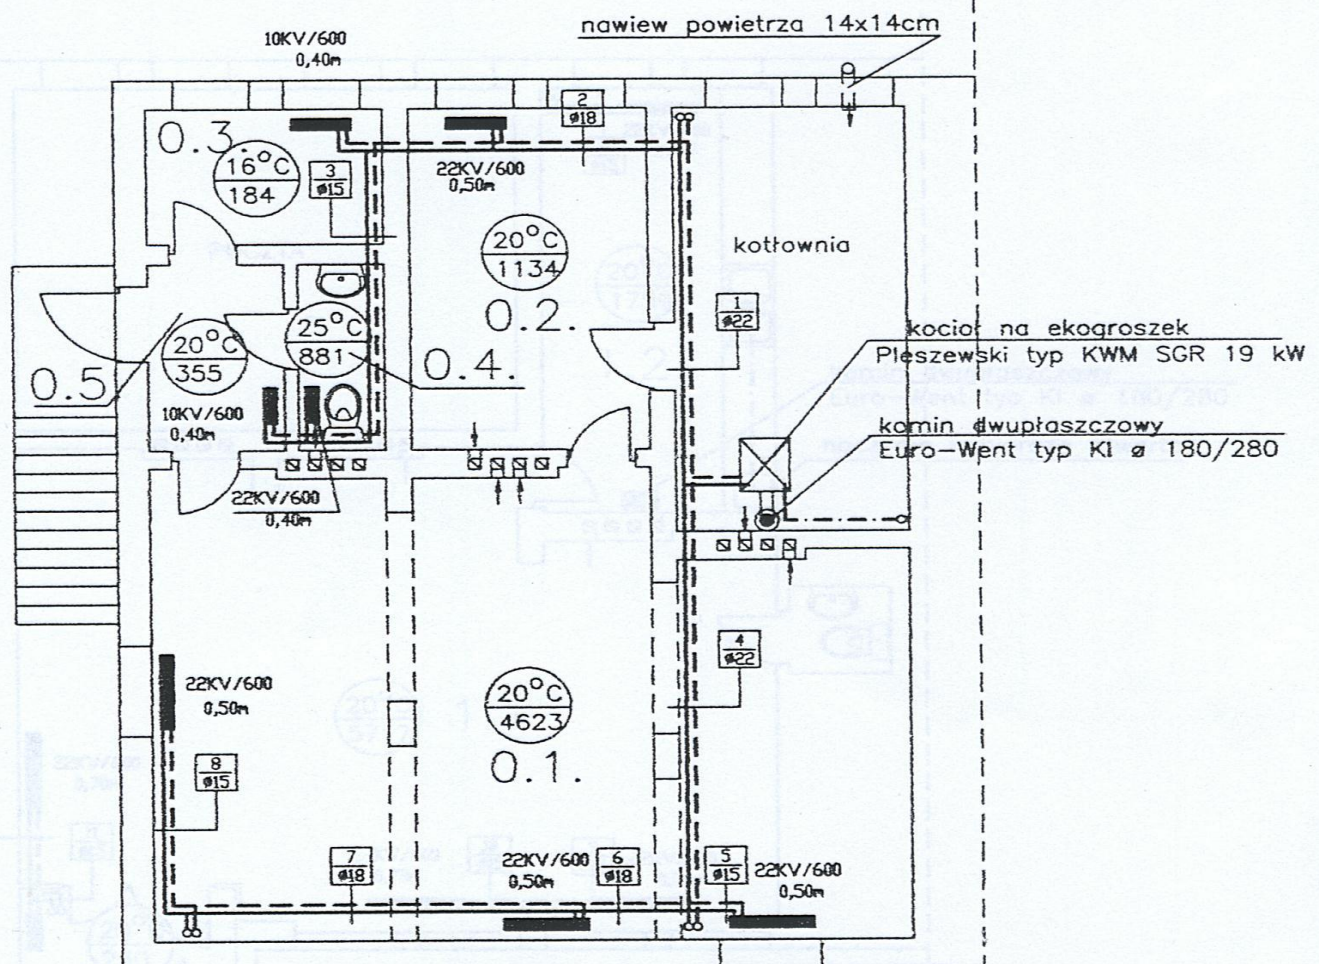

Przebudowa instalacji c.o. świetlicy wiejskiej w Rądzewie		
Urząd Miejski w Więcborku		
Instalacja c.o. – rzut piwnic		
Projektant:	Barbara Jazdzewska upr. w zakresie sieci i instalacji sanitarnych i gazowych	skala 1:500
GP-KZ-7342/183/94 GP-KZ-7342/239/93		data: kwiecień 2008