


STAROSTA SĘPOLEŃSKI
ul. Kościuszki 11
89-400 Sępólno Krajeńskie


2188 134
2094 47, 96, 38

1405 47, 74, 60, 120, 60, 47, 400, 550
843 47, 470, 45, 400, 550

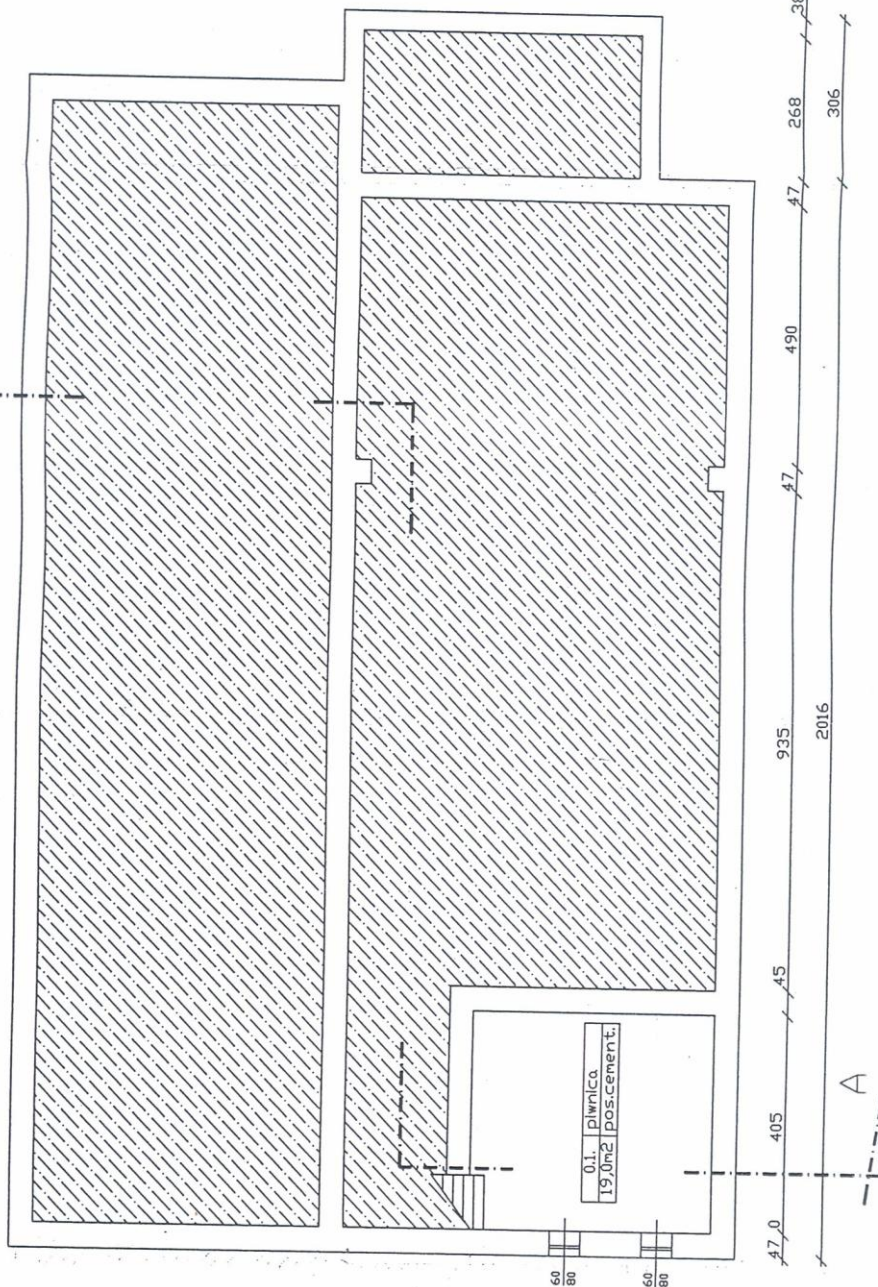


INWENTARYZACJA ŚWIETLICY WIEJSKIEJ W BORZYSZKOWIE

Gmina Włocławek-Włocławek ul. Mickiewicza 22	str. nr. 6
Rzut piwnic	rys. nr. 2
Projektant tech.bud. Andrzej Gądek	skala 1:100 data maj 2010
	podpis [Signature]

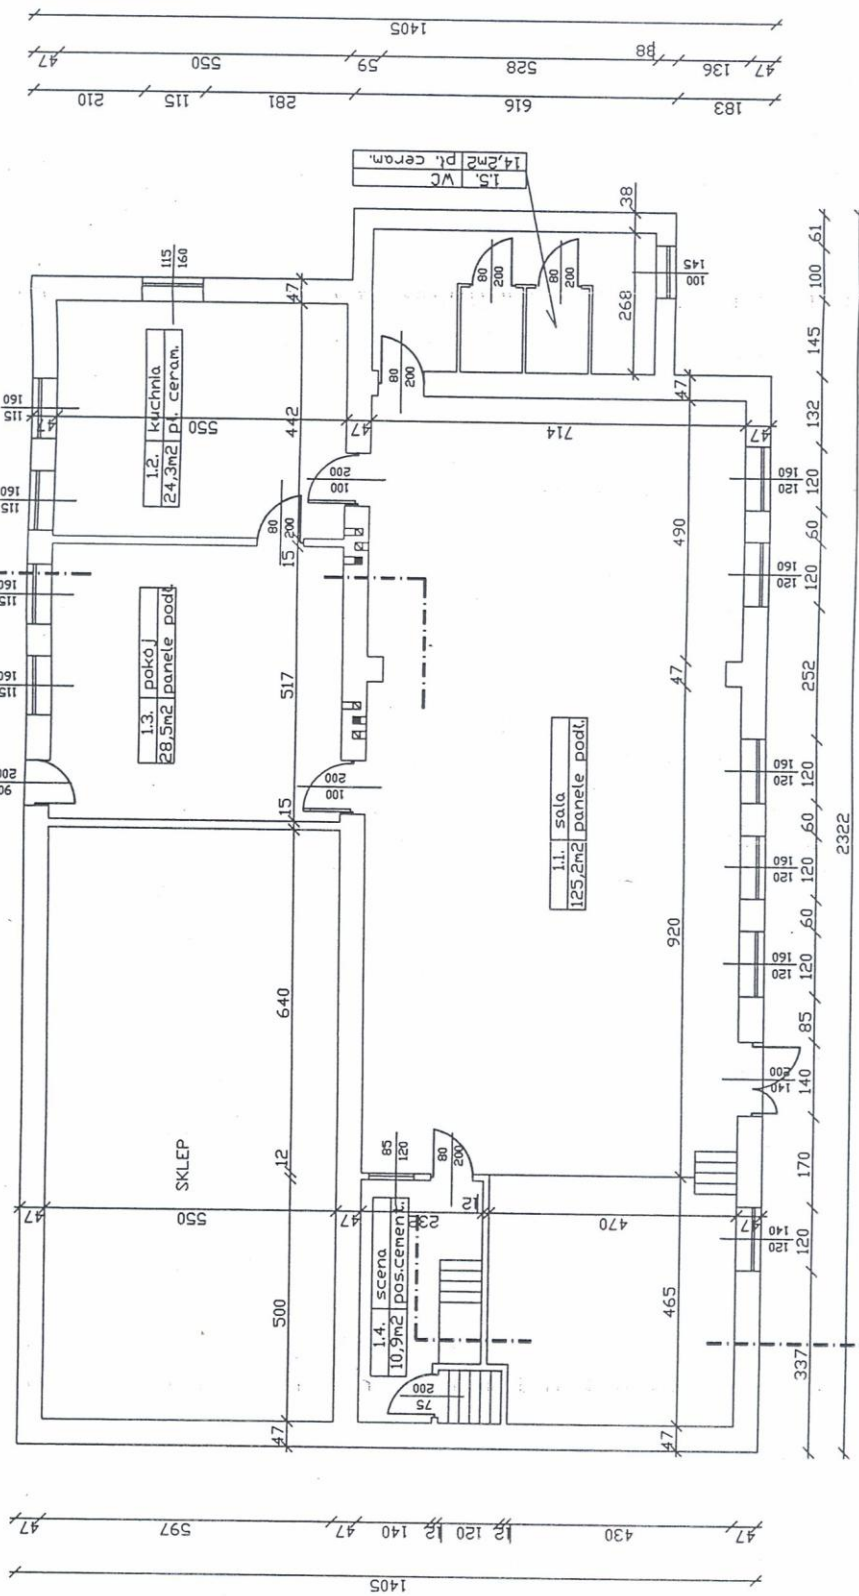

INWENTARYZACJA ŚWIETLICY WIEJSKIEJ
W BORZYSZKOWIE


Gmina Włocławek-Włocławek ul. Mickiewicza 22	str. nr. 7
Rzut parteru	skala 1:100
Projekto	rys. nr 3
tech.bud. Andrzej Gatedek	podpis
	maj 2010

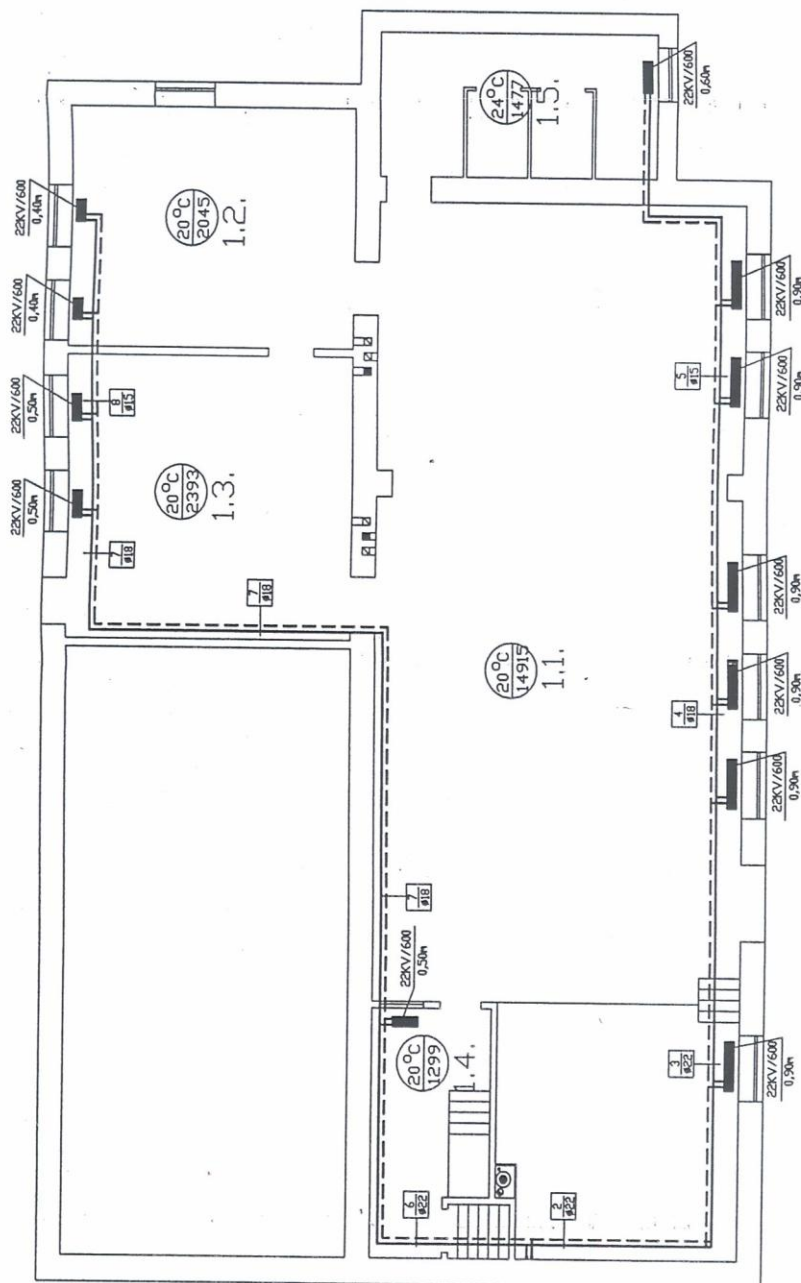

mgr inż. HENRYK BANIECKI
Upewnienio budowlane do projektowania i kierowania robotami budowlanymi bez ograniczeń w szczególności: techniki inżynierii, projektowania i realizacji obiektów o przeznaczeniu sanitarnym.
Nr wpisu: 51758/64

BUDOWA WEWN. INSTALACJI C.O. W ŚWIETLICY WIEJSKIEJ
W BORZYSZKOWIE

Gmina Wlecbork-Wlecbork ul. Mickiewicza 22		str. nr. 1
Instalacja c.o. - rzut parteru	skala 1:100	rys. nr. 1
Projektant	Henryk Kiedrowicz upr. do projektowania o specjalności instalacyjno-montażowej, Nr. 130/22/92	data: maj 2010
Sprawdził	dr inż. Andrzej Fijałkowski Nr upr. bud. GPKG-1-7342/329/94 GPKG-1-7342/329/94	data: maj 2010
Sporządzenie projektów i kierowanie robotami bez ograniczeń: - ścieki instalacji wod.-kan., c.o., wewn. i zewnątrz		

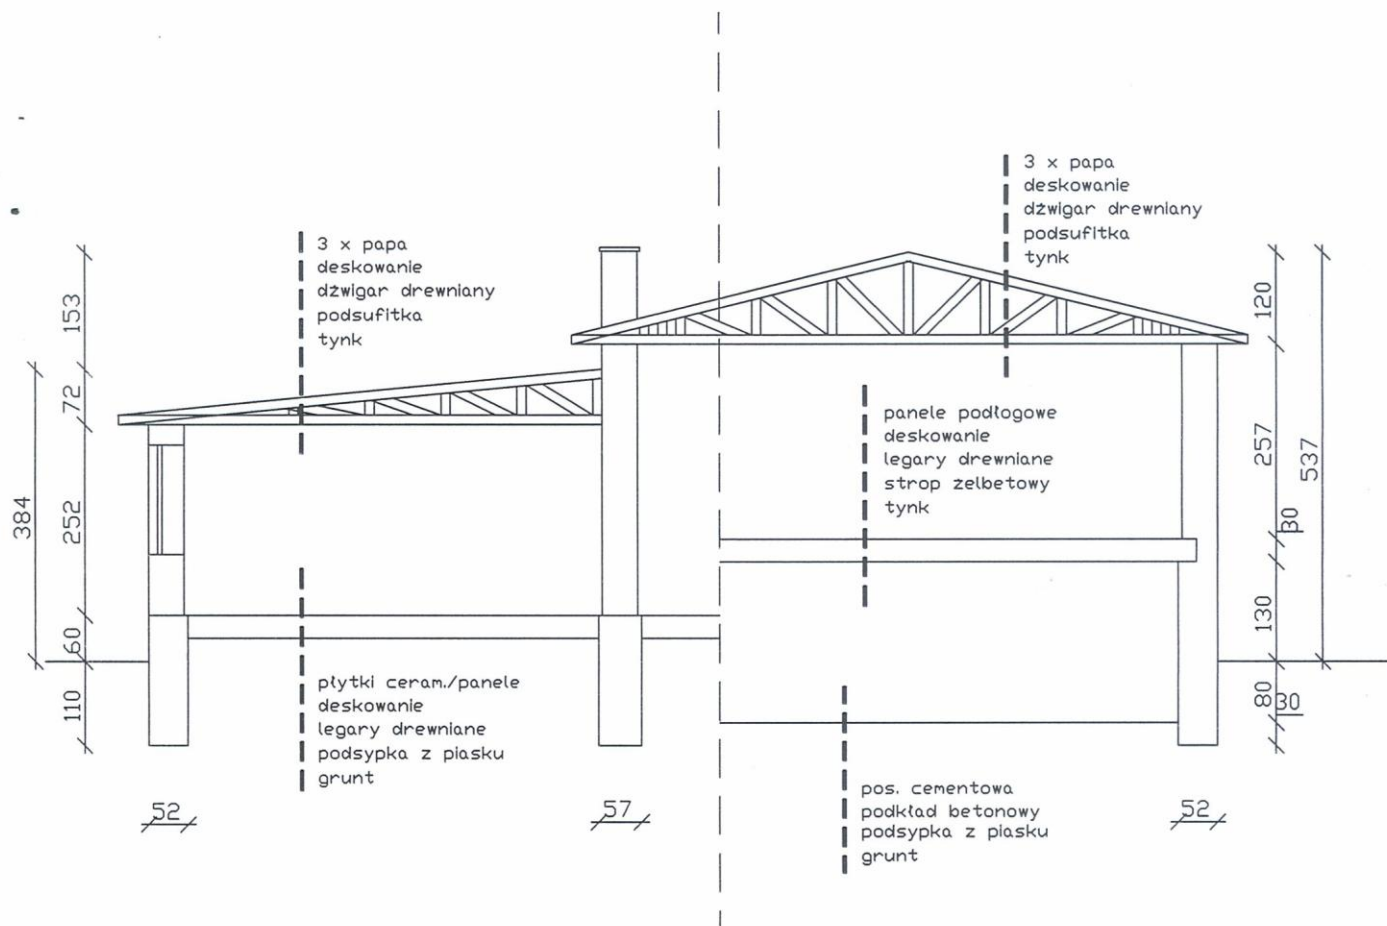

INWENTARYZACJA ŚWIETLICY WIEJSKIEJ
W BORZYSZKOWIE

Gmina Więcbork-Wiecbork ul. Mickiewicza 22		str. nr. 8
Przekrój A-A		rys. nr 4
Projektant:	tech.bud. Andrzej Gałędek	Data: maj 2010
		podpis: