


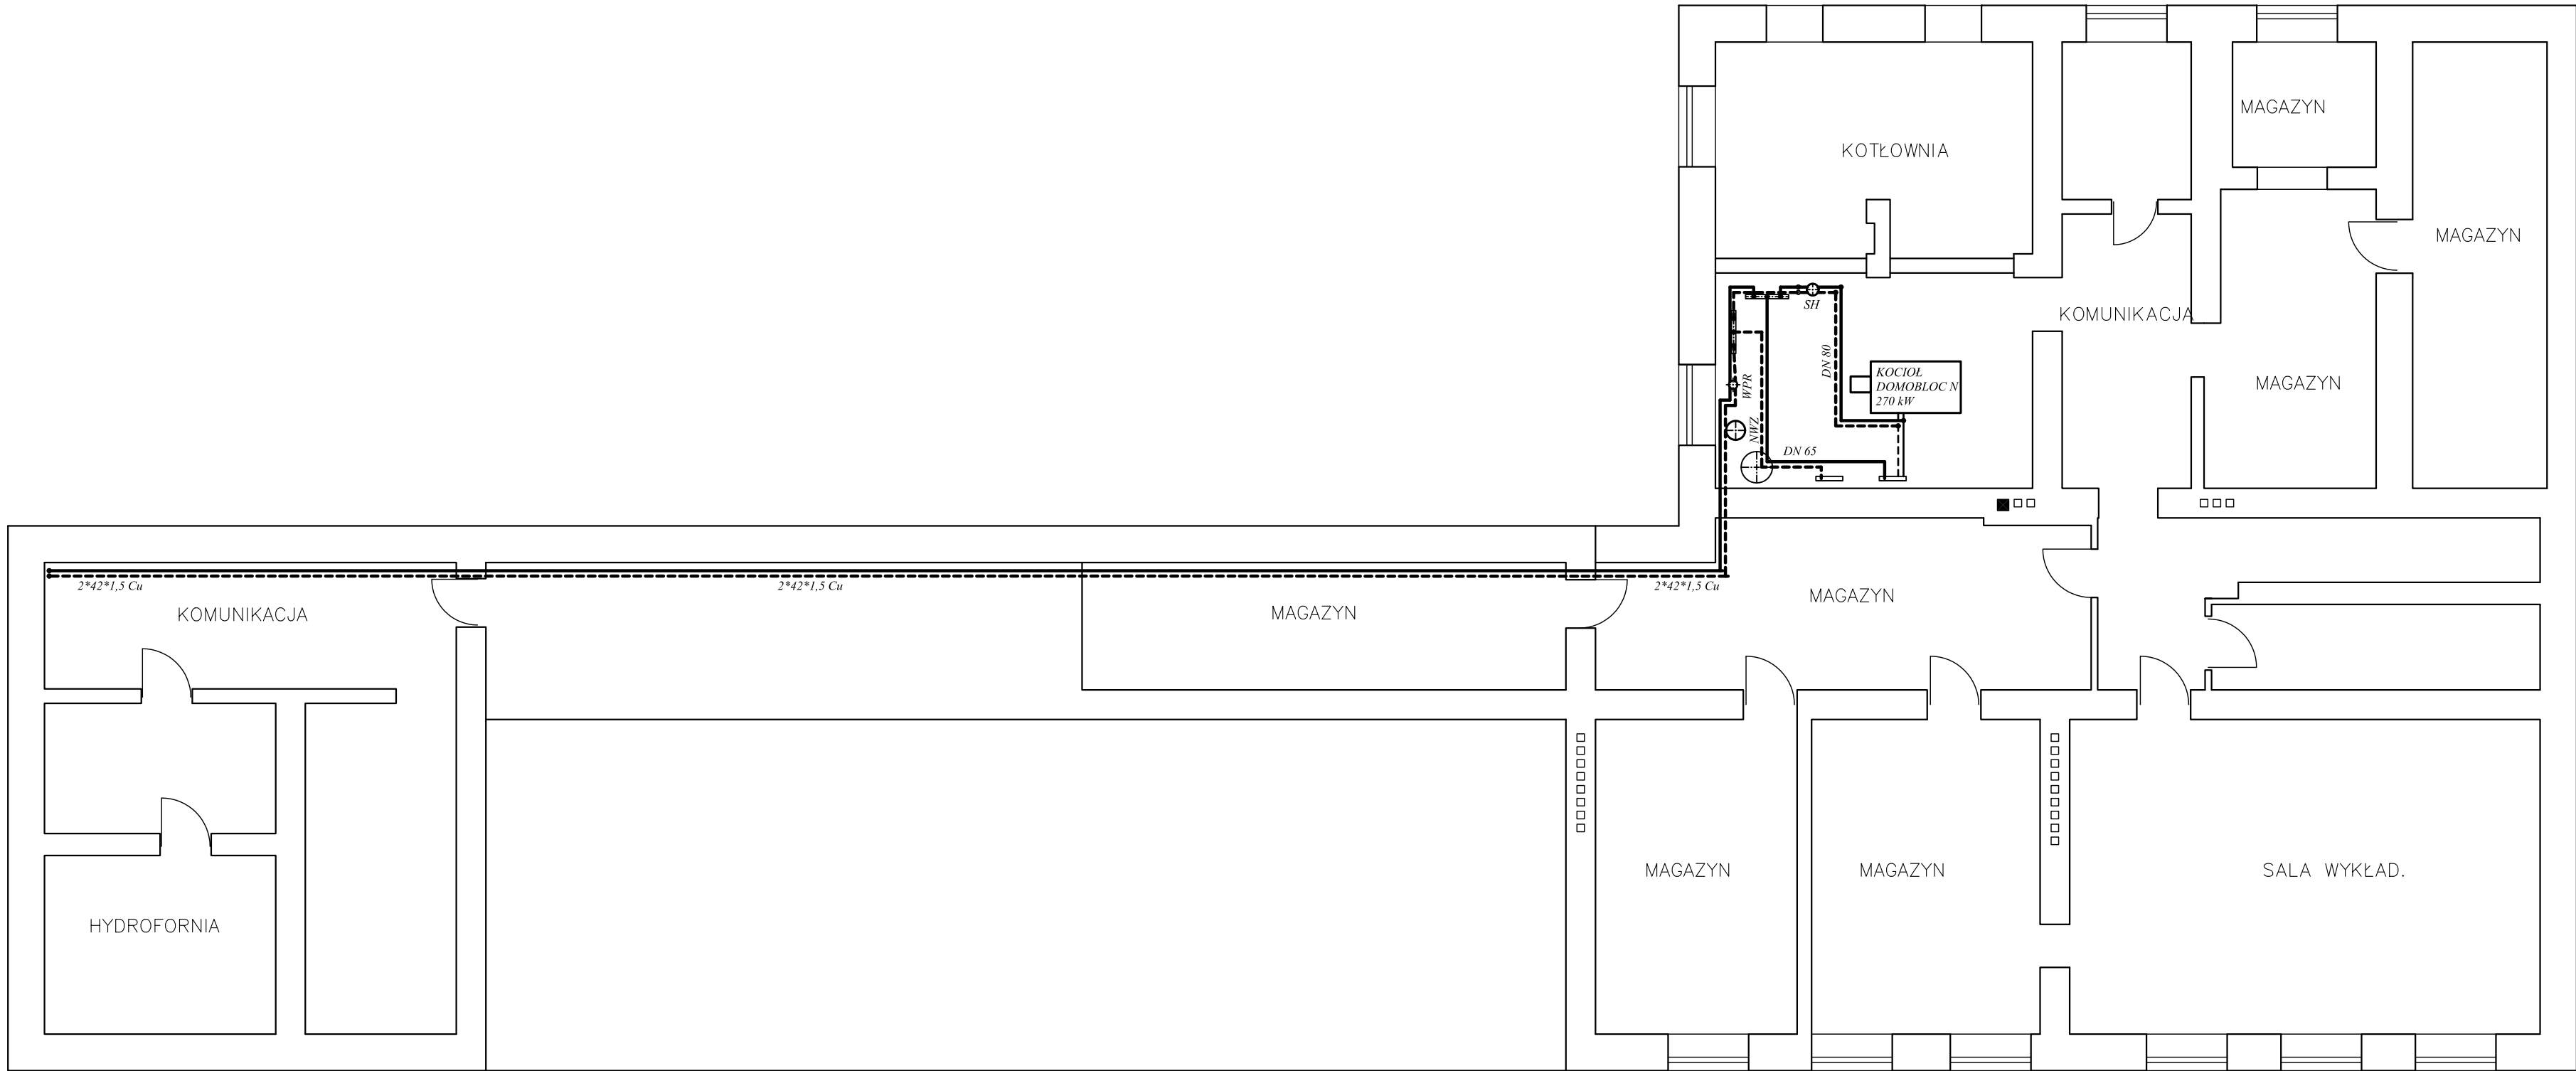

Temat opracowania: Instalacja wentylacji mechanicznej i zasilania nagrzewnic		Rodzaj projektu: wykonawczy
Obiekt: Sala sportowa Gimnazjum w Więcborku ul. 600-lecia, 89-410 Więcbork		Branża: wentylacja
Inwestor: Urząd Miejski w Więcborku ul. Mickiewicza 22, 89-410 Więcbork		
Wykonawca projektu: PP-U "DOSAN" Piotr Dzieweczyński ul. Romana Dmowskiego 7m2, 85-319 Bydgoszcz		
Projektował: mgr inż. Piotr Dzieweczyński upr. nr GPKG-I-7342-70/96	Podpis: Data: 27 października 2007	Skala: 1:100
Sprawdził: dr inż. Andrzej Frydryszak upr. nr GPKG-I-7342-39/96	Podpis: Data: 27 października 2007	Nr rys.: 2/6
Tytuł rysunku: Instalacja wentylacji mechanicznej Rzut piwnic		Strona: 44