


Skala 1:25

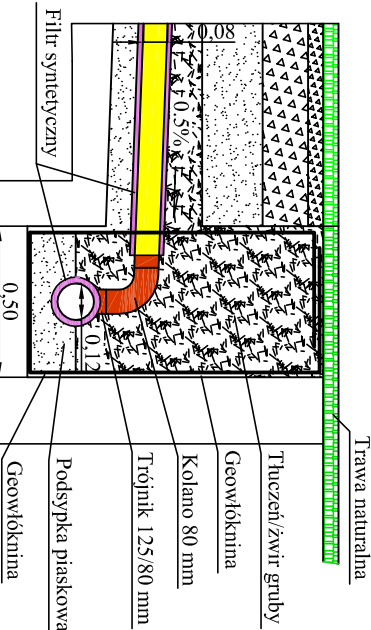

Skala 1:25



OBEKTY BUDOWLANE	BOISKO WIELOFUNKCYJNE WRAZ Z KONCEPCJĄ ZAGOSPODAROWANIA TERENU PRZY GIMNAZJUM W WIĘCBORKU		Skala: 1:25	
	TYTUŁ RYS.		Nr rys.	
	Odwodnienie płyty – Przestroje poprzeczne drenażu			
PROJEKTANT	Imię i nazwisko	mgr inż. Ryszard Witlig	Data:	Podpis:
	Nr uprawnień	GP-KZ-7342,565/94		
	Specjalność	wodno-mechaniczna		