


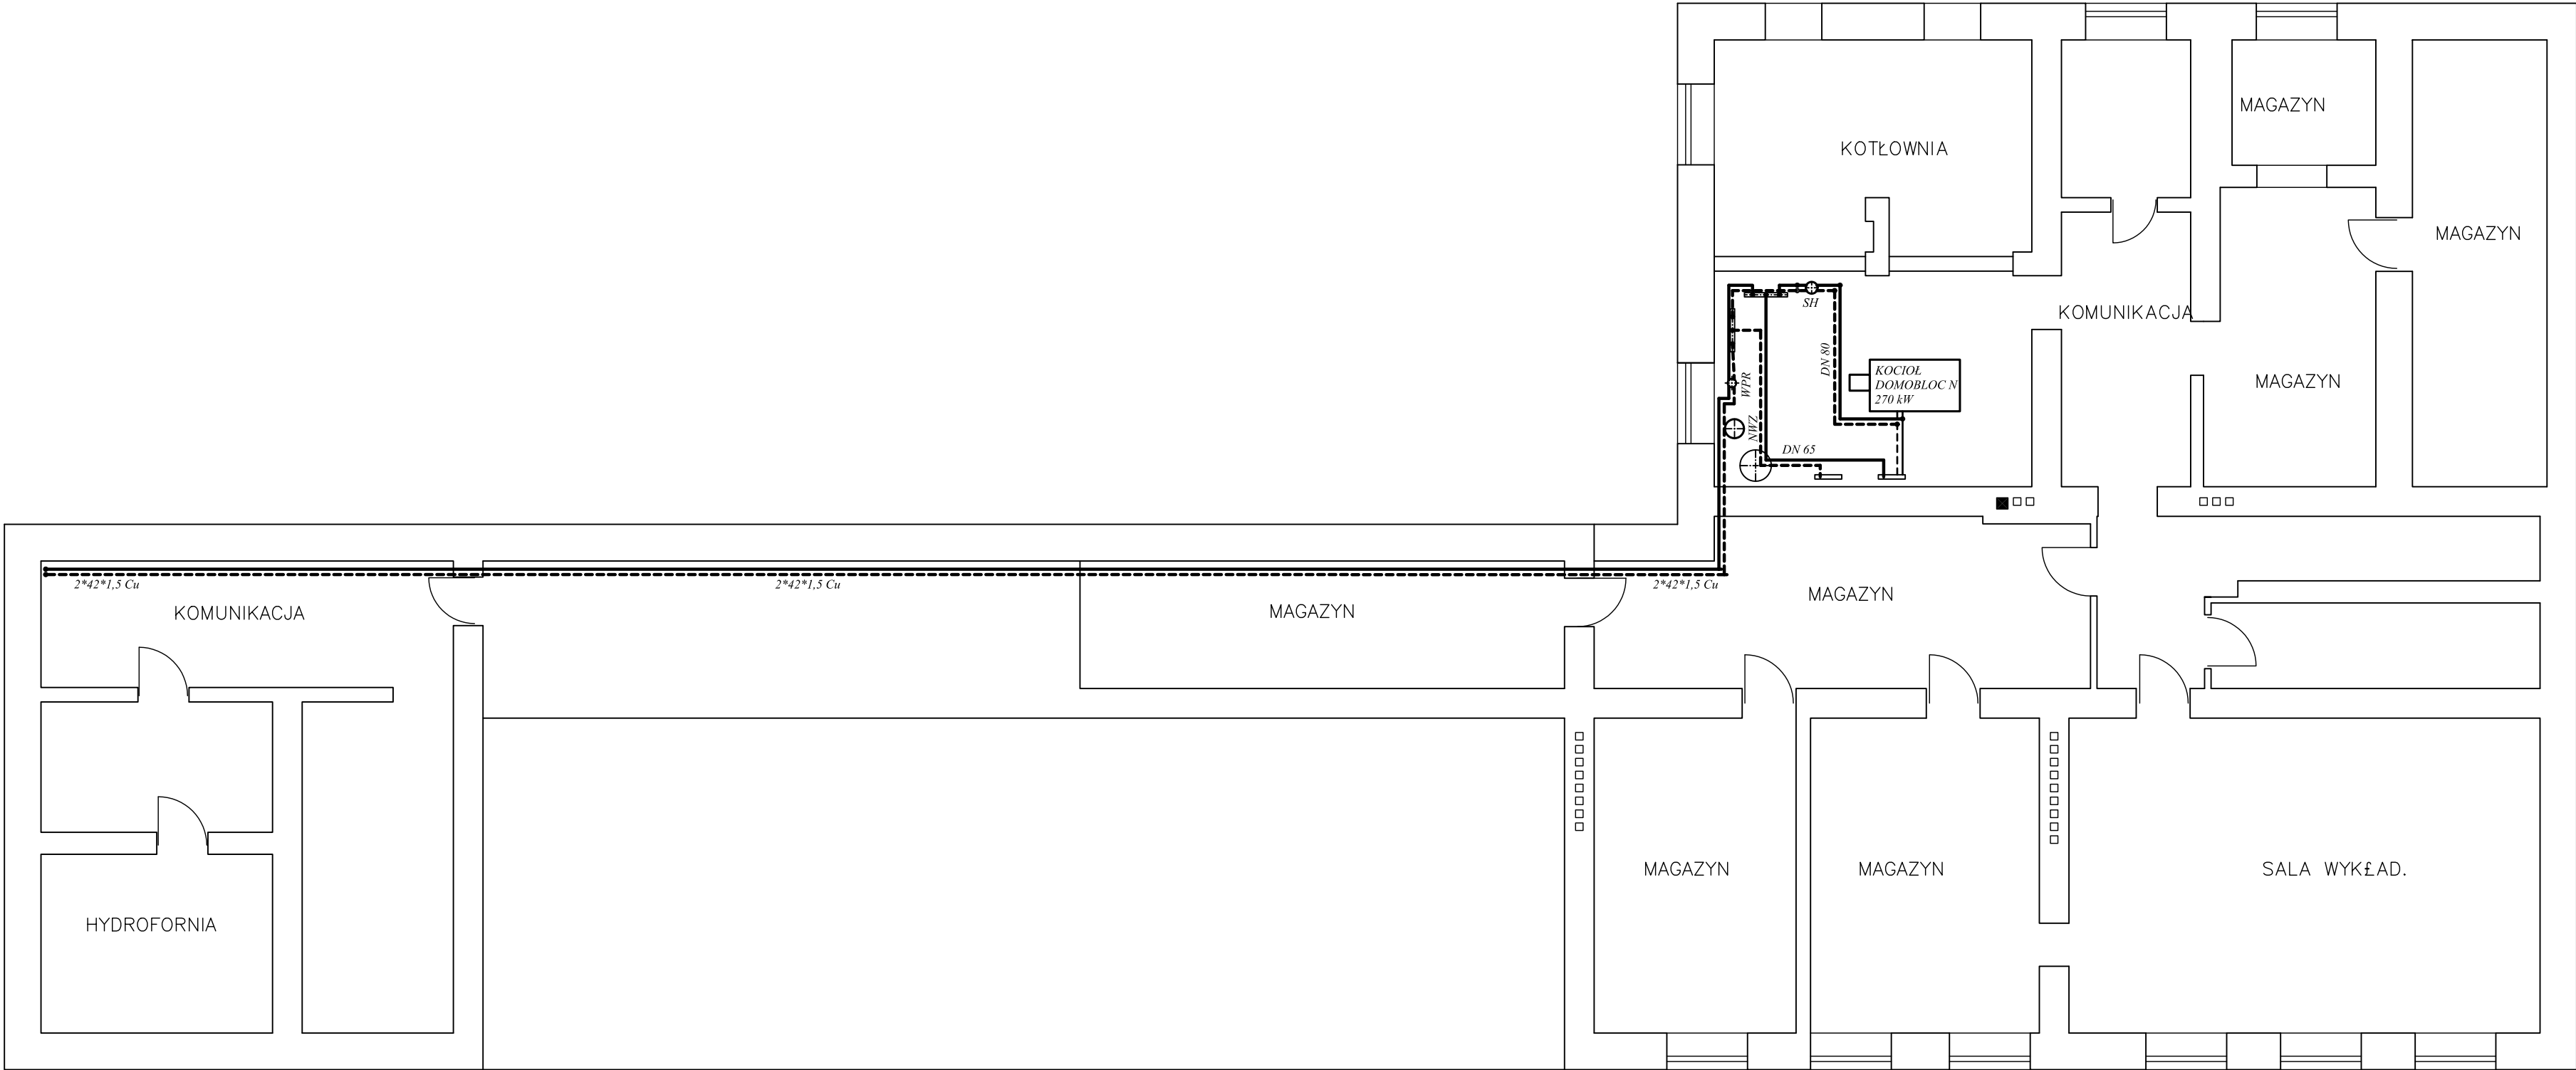

Temat opracowania: Instalacja wentylacji mechanicznej i zasilania nagrzewnic		Rodzaj projektu: <i>wykonawczy</i>
Obiekt: Sala sportowa Gimnazjum w Więcborku		Branża: <i>wentylacja</i>
Adres: ul. 600-lecia, 89-410 Więcbork		
Inwestor: Urząd Miejski w Więcborku		
Adres: ul. Mickiewicza 22, 89-410 Więcbork		
Wykonawca projektu: PP-U "DOSAN" Piotr Dzieweczyński ul. Romana Dmowskiego 7m2, 85-319 Bydgoszcz		
Projektował: <i>mgr inż. Piotr Dzieweczyński</i> <i>upr. nr GPKG-I-7342-70/96</i>	Podpis: <i>27 października 2007</i>	Skala: 1:100
Sprawdził: <i>dr inż. Andrzej Frydryszak</i> <i>upr. nr GPKG-I-7342-39/96</i>	Podpis: <i>27 października 2007</i>	Nr rys.: 2/6
Tytuł rysunku: Instalacja wentylacji mechanicznej Rzut piwnic		Strona: 36