


ZASILANIE NAGRZEWNIC

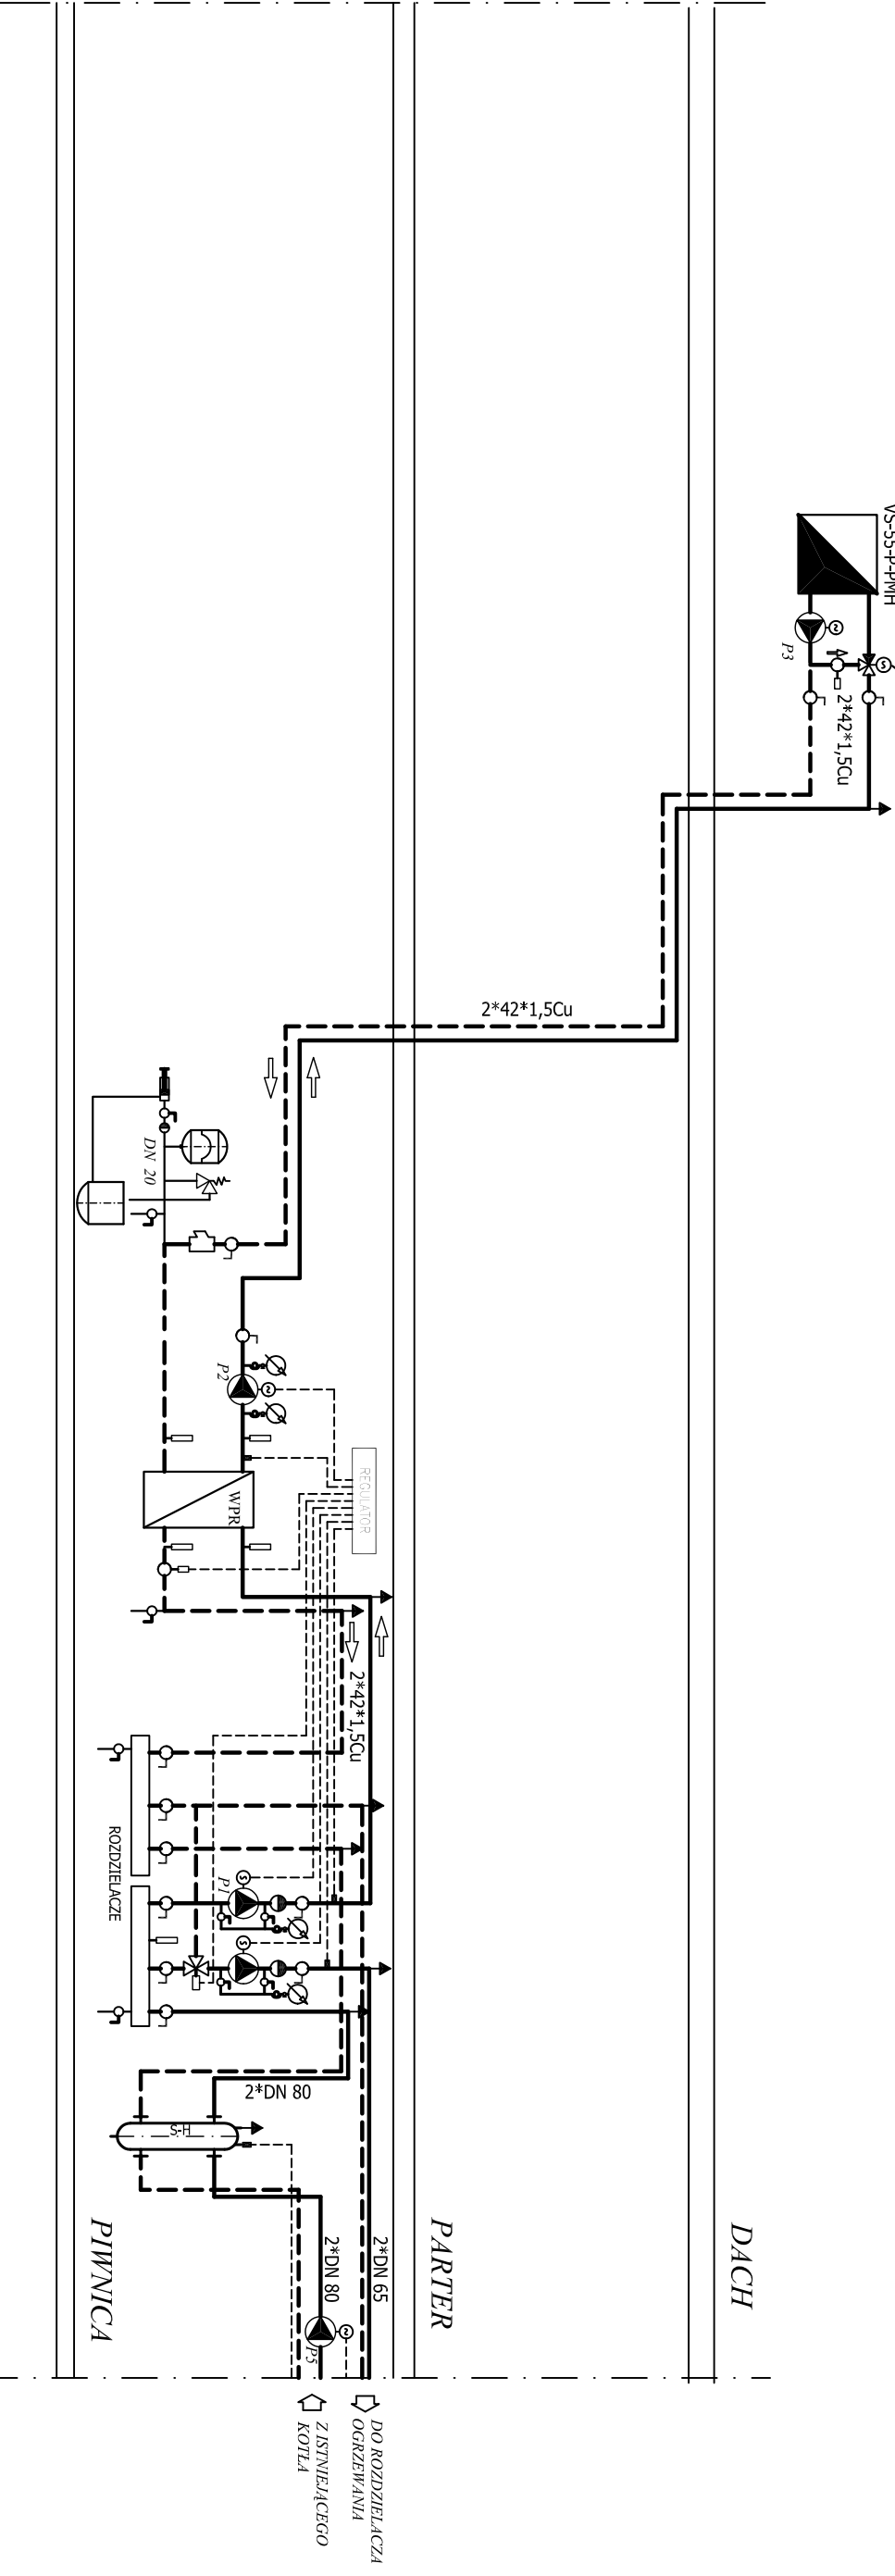

Temat opracowania:		Rodzaj projektu:	
Instalacja wentylacji mechanicznej i zasilania nagrzewnic		wykonawczy	
		Branża: wentylacja	
Obiekt:	Sala sportowa Gimnazjum w Więcborku		
Adres:	ul. 600-lecia, 89-410 Więcbork		
Inwestor:	Urząd Miejski w Więcborku		
Adres:	ul. Mickiewicza 22, 89-410 Więcbork		
Wykonawca projektu: PP-U "DOSAN" Piotr Dzieweczyński ul. Romana Dmowskiego 7m2, 85-319 Bydgoszcz			
Projektował:	mgr inż. Piotr Dzieweczyński upr. nr GPKG-I-7342-70/96	Podpis:	Skala: 1:100
Sprawdził:	dr inż. Andrzej Frydryszak upr. nr GPKG-I-7342-39/96	Podpis:	Nr rys.: 6/6
Tytuł rysunku:	Instalacja wentylacji mechanicznej Schemat zasilania nagrzewnic		Strona: 40