


STAROSTA SĘPOLEŃSKI
ul. Kościuszki 11
89-400 Sępólno Krajeńskie

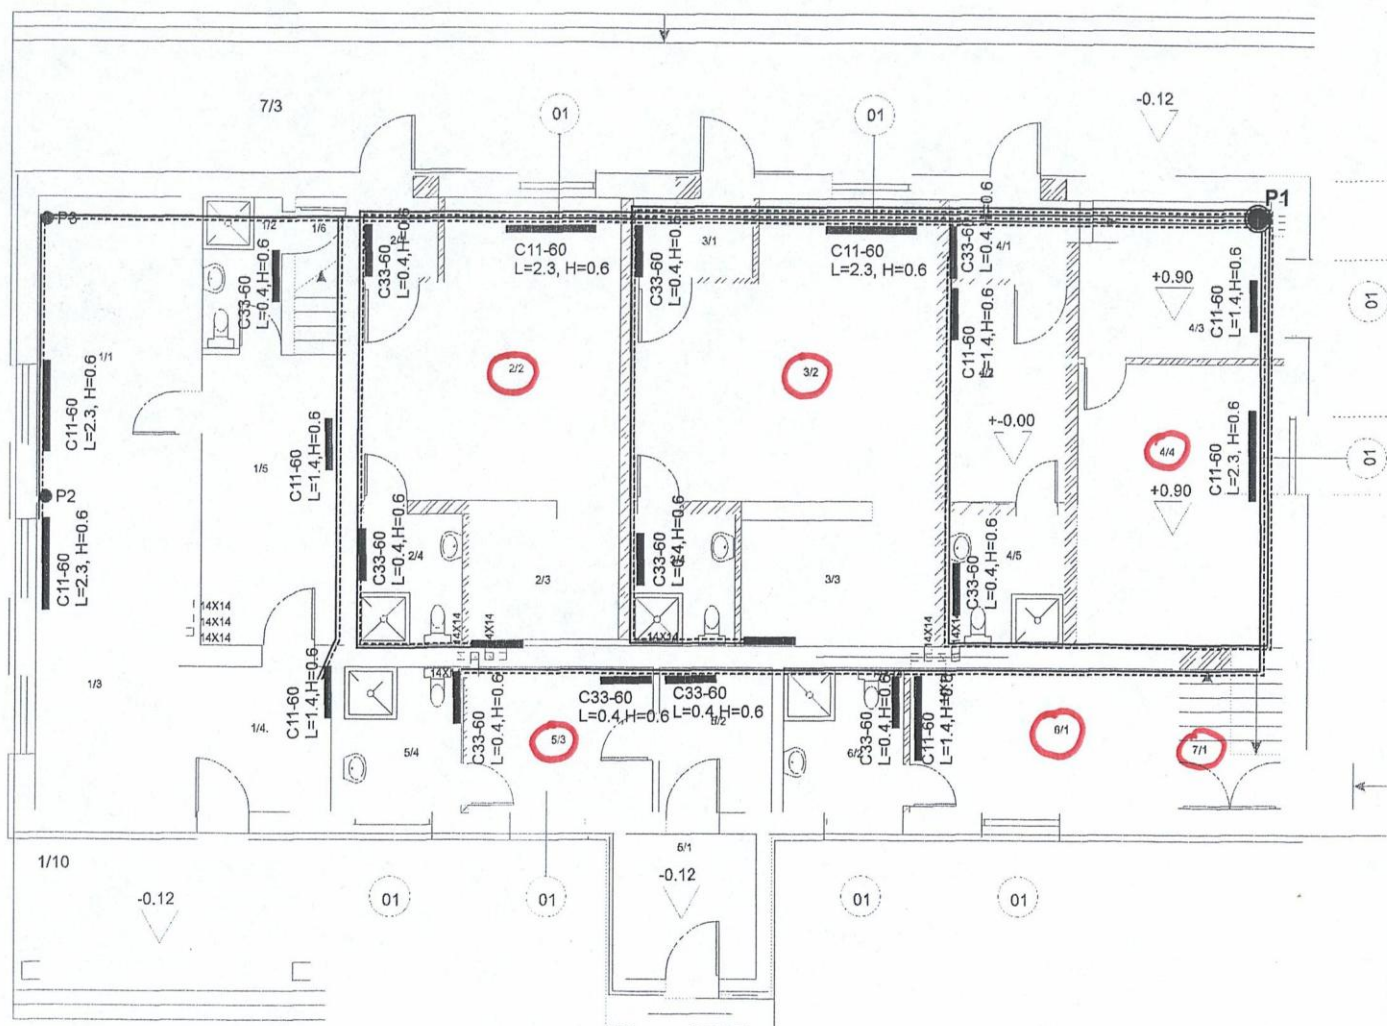

1/1 pokój 15.73
1/2 łazienka 8.31
1/3 kuchnia 16.06
1/4 komunikacja 15.29
1/5 schowek 3.00
1/7 komunikacja 5.40
1/8 pokój 15.80
1/9 komunikacja 3.00
1/10 taras 17.28
RAZEM: 90.67 m²

2/1 hal 2.25
2/2 pokój 26.28
2/3 kuchnia 7.86
2/4 WC 5.24
RAZEM: 41.62 m²

3/1 hal 3.54/2 pokój 29.62
3/3 kuchnia 10.16
3/4 WC 5.24
RAZEM: 45.02 m²

4/1 hal 3.31
4/2 komunikacja 9.21
4/3 kuchnia 11.91
4/4 pokój 21.44
4/5 WC 5.62
RAZEM: 51.49 m²

5/1 weranda 6.95
5/2 komunikacja 6
5/3 kuchni/pok. 9.73
5/4 WC 6.19
RAZEM: 28.87 m²

6.1 pokój/kuchnia 16.01
6/2 WC 6.32
RAZEM: 22.33 m²

7/1 komunikacja 5.50
7/2 piwnica 32.55
7/3 taras 61.27
RAZEM: 38.05 m²



mgr inż. Andrzej Marach
89-410 Włocławek
ul. Strzelecka 17

ZMIANA SPOSOBU UŻYTKOWANIA ŚWIETLICY
WIEJSKIEJ NA LOKALE MIESZKALNE WRAZ Z
BUDOWĄ NIEZBĘDNEJ INFRASTRUKTURY TECHNICZ.

Rys. Nr 6.2.1


Inwestor: GMINA WŁOCŁAWEK

Skala 1:100

Lokalizacja: działka 348/15 obręb Pęperzyn



Nazwa rysunku: RZUT INSTALACJI CO

Branża	Projektant / Upewnienie	Data/podpis
Projektant Architektura Konstrukcja mieszkalna	inż. bud. Eugeniusz Schulz uprawnienia projektowe w zakresie Architektury, konstrukcji i instalacji UAN-KZ-7210/126/07 oraz nr 1544/58	12/2009
As. projektanta Architektura konstrukcja	mgr inż. bud. Andrzej Marach UAN-KZ-7210/99/00	Maj 2009

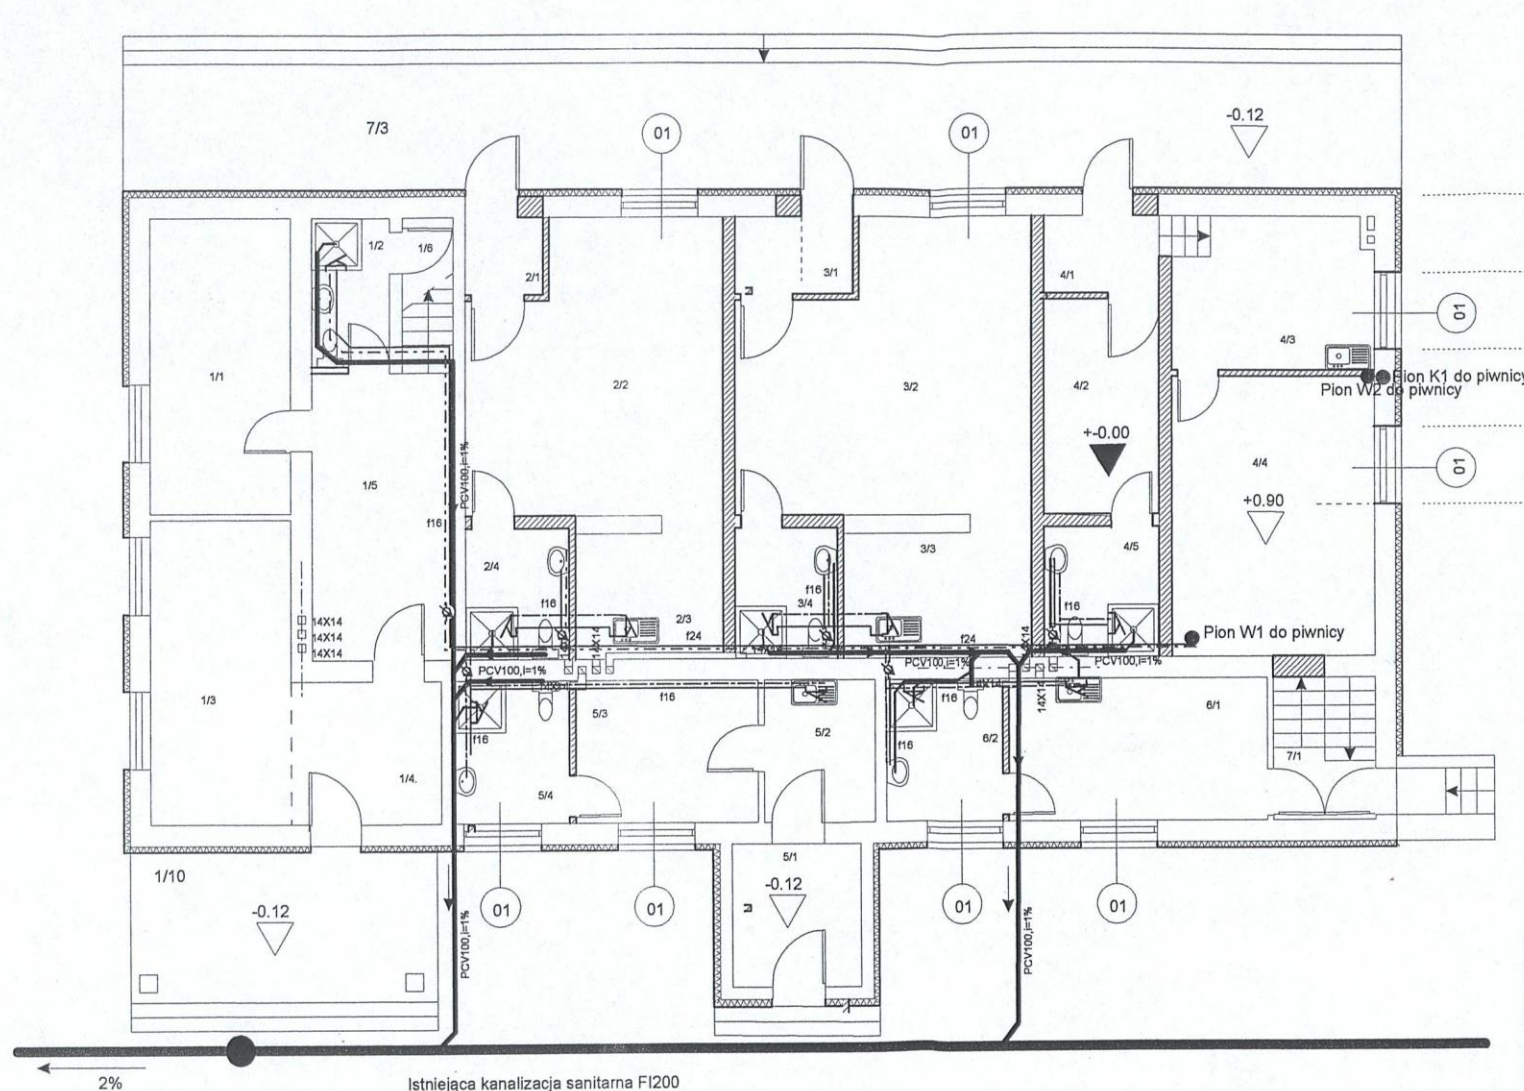


MAAN projekt		mgr inż. Andrzej Marach 89-410 Węcbork ul. Strzelecka 17
ZMIANA SPOSOBU UŻYTKOWANIA ŚMIECZICY WIEJSKIEJ NA LOKALE MIESZKALNE WRAZ Z BUDOWĄ NIEZBĘDNEJ INFRASTRUKTURY TECHNICZ.		Rys. Nr 6.2.3
Inwestor: GMINA WĘCORK Lokalizacja: działka 348/15 obręb Peperzyn		Skala 1:100
Nazwa rysunku: RZUT POZIOMY parteru -INSTALACJA WOD-KAN		
Branża	Projektant / Uprawnienia	Data/podpis
Projektant Andrzej Marach	mgr inż. bud. Andrzej Marach UAN-KZ 7210/09/90	Maj 2009
Projektant instalacje	Mgr inż. Eugeniusz Schulz Nr UAN-KZ-7210/128/67 1544/58	Maj 2009

STAROSTA SĘPOLENSKI
ul. Kościuszki 11
89-400 Sępólno Krajeńskie

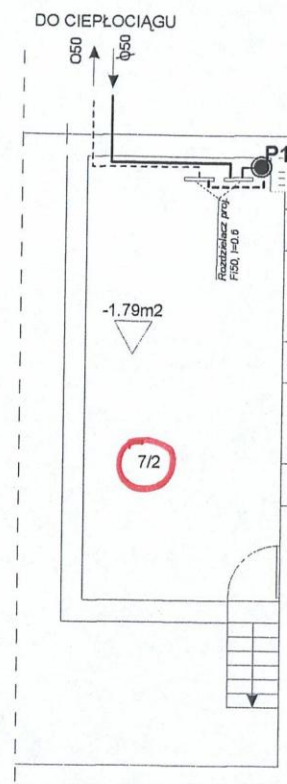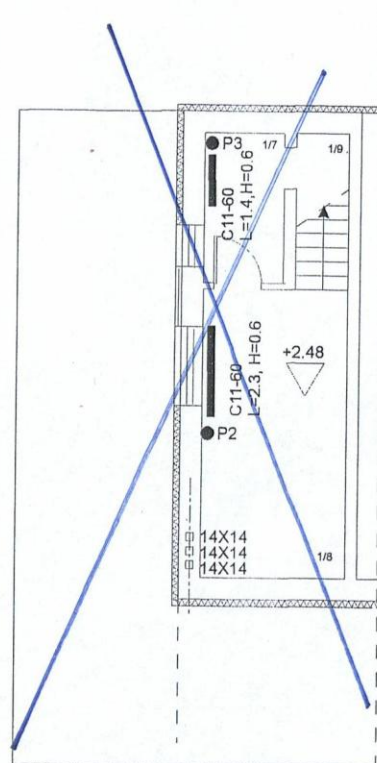

		mgr inż. Andrzej Marach 89-410 Węcbork ul. Strzelecka 17	
ZMIANA SPOSOBU UŻYTKOWANIA ŚWIETLICY WIEJSKIEJ NA LOKALE MIESZKALNE WRAZ Z BUDOWĄ NIEZBĘDNEJ INFRASTRUKTURY TECHNICZ.			Rys. Nr 6.2.2
Inwestor: GMINA WĘCIBORK Lokalizacja: działka 348/15 obręb Pęperzyn			Skala 1:100
Nazwa rysunku: INSTALACJA CO PIWNICY I PIĘTRA			
Branża	Projektant / Uprawnienia	Data/podpis	
Projektant Architektura i inżynieria instalacji	inż. bud. Eugeniusz Schulz uprawnienia projektowe w zakresie Architektury, konstrukcji i instalacji UAN-KZ-7210/126/87 orzeczn. 154423	04.2009	
As. projektanta Architektura i inżynieria instalacji	mgr inż. bud. Andrzej Marach UAN-KZ 7210/99/90	Maj 2006	

STAROSTA SĘPOLSKI
ul. Kościuski 11
89-400 Sępólno Krajeńskie

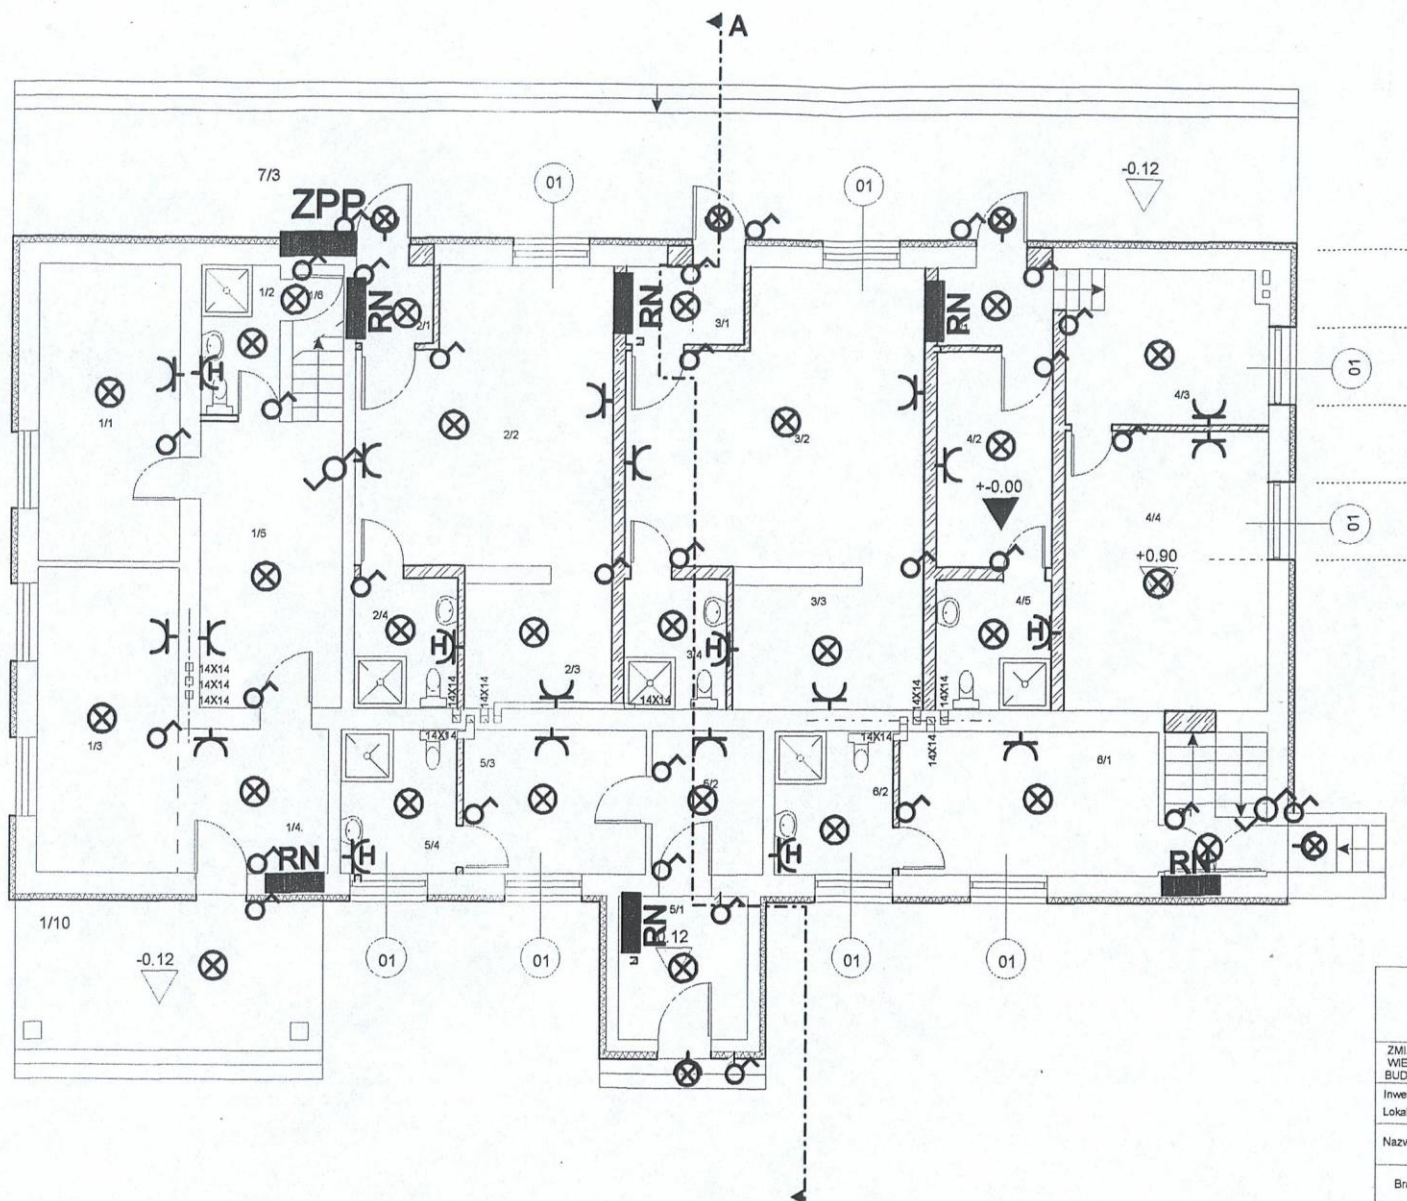

- Projektowane GNIAZDO
WYKŁOWE 2 BÓLCOM
OCHRONNYM, 16A/250V
- Projektowane GNIAZDO
WYKŁOWE 2 BÓLCOM
CHRONNYM, 16A/250V
(HERMETYCZNE)
- Projektowane GNIAZDO
WYKŁOWE TRÓJFAZOWE
3x16A/4xP 16A/250V
- Projektowany WYŁĄCZNIK
JEDNOBIEGUNOWY, PODTYNIK,
10A/250V
- Projektowany WYŁĄCZNIK
SWIECZNIKOWY, PODTYNIK,
10A/250V
- Projektowany WYŁĄCZNIK
SWIECZNIKOWY, PODTYNIK,
10A/250V (hermetyczny)
- Projektowany WYŁĄCZNIK
SCHEMOWY, PODTYNIK,
10A/250V (hermetyczny)
- Projektowany PUNKT
OSWIETLENIOWY SUFITOWY
ŻAROWY ENERGOSZCZĘDNY
- Projektowany PUNKT
OSWIETLENIOWY ŚCIENNY
ŻAROWY ENERGOSZCZĘDNY
- Projektowane
TABLICA MIESZKANIOWA
- istniejące ZŁĄCZE
PRZELĄCZENIOWO-POMIAROWE



mgr inż. Andrzej Marach
89-410 Węcbork
ul. Strzelecka 17

ZMIANA SPOSOBU UŻYTKOWANIA ŚWIE TLICY
WIEJSKIEJ NA LOKALE MIESZKALNE WRAZ Z
BUDOWĄ NIEZBĘDNEJ INFRASTRUKTURY TECHNICZ.



Investor: GMINA WĘC BORK
Lokalizacja: działka 348/15 obręb Pęperzyn

Rys. Nr 7.2.1
Skala 1:100

Nazwa rysunku: RZUT POZIOMY parteru -INSTALACJA ELEKTRYCZNA



Branża	Projektant / Uprawnienia	Data/podpis
Projektant Architektura i Inżynieria Instalacje	inż. bud. Eugeniusz Schulz uprawnienia projektowe w zakresie Architektury, konstrukcji i instalacji UAN-KZ-7210/09/60, 01.01.2008	14.05.2008
As. projektanta Architektura Instalacje	mgr inż. bud. Andrzej Marach UAN-KZ-7210/09/60	14.05.2008

STAROSTA SEPOLEŃSKI
ul. Kościuski 11
89-400 Sępólno Krajeńskie

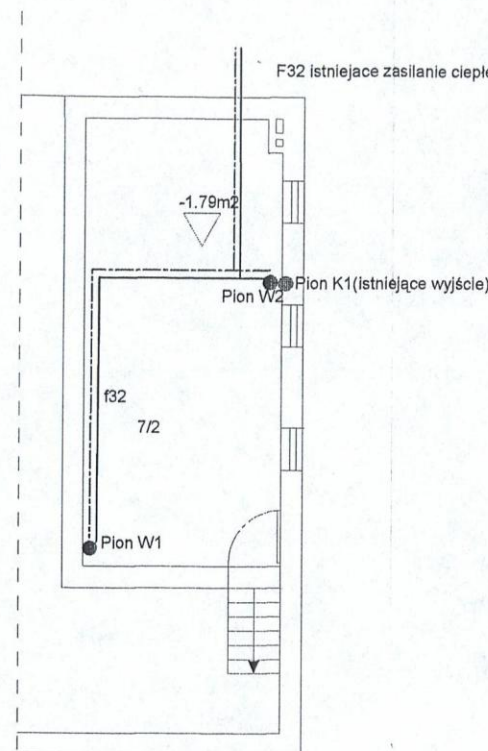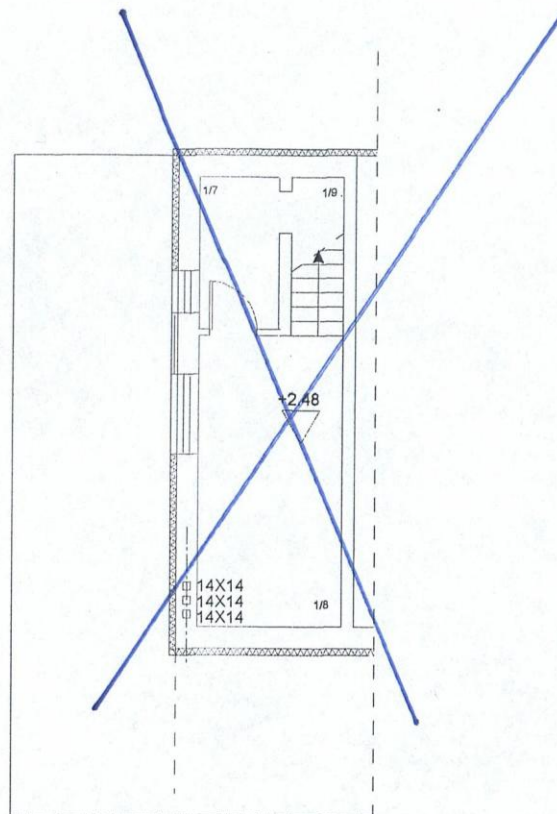

		mgr inż. Andrzej Marach 88-410 Włocławek ul. Strzelecka 17
ZMIANA SPOSOBU UŻYTKOWANIA ŚWIETLICY WIEJSKIEJ NA LOKALE MIESZKALNE WRAZ Z BUDOWĄ NIEZBĘDNEJ INFRASTRUKTURY TECHNICZ.		Rys. Nr 6.2.4
Inwestor: GMINA WŁOCŁAWEK Lokalizacja: działka 348/15 obręb Pęperzyn		Skala 1:100
Nazwa rysunku: INSTALACJA WOD-KAN PIWNICY I PIĘTRA		
Branża	Projektant / Uprawnienia	Data/podpis
Projektant Architektura Konstruktive Instalacje	inż. bud. Eugeniusz Schulz uprawnienia projektowe w zakresie Architektury, konstrukcji i instalacji UAN-KZ-7210/28/87 oraz nr 1544/08	Maj 2009 
As. projektanta Architektura Konstruktive	mgr inż. bud. Andrzej Marach UAN-KZ 7210/00/00	Maj 2009 

STAROSTA SĘPOLEŃSKI
ul. Kościuszki 11
89-400 Sępólno Krajeńskie

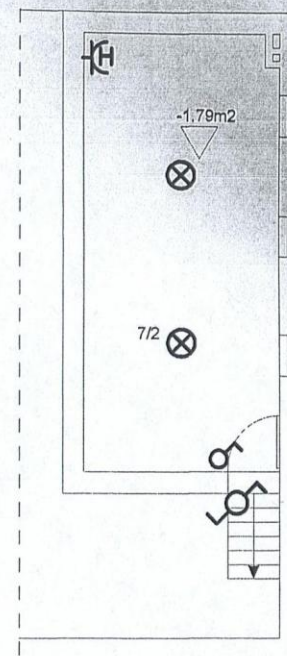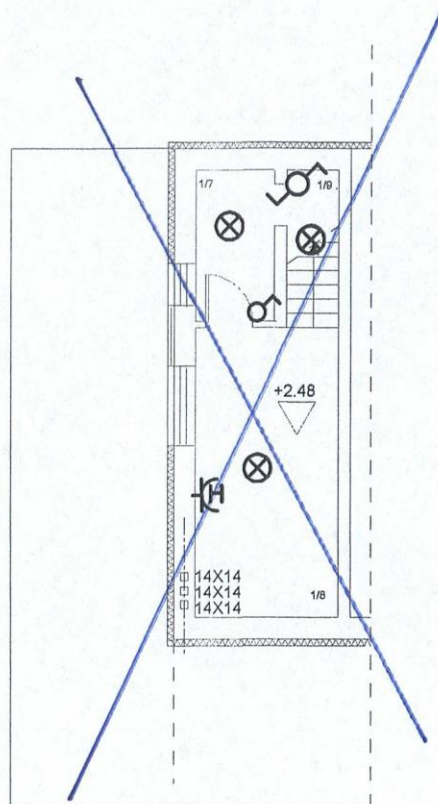

 mgr inż. Andrzej Marach 89-410 Węcbork ul. Strzelecka 17	
ZMIANA SPOSOBU UŻYTKOWANIA ŚWIECICY WIEJSKIEJ NA LOKALE MIESZKALNE WRAZ Z BUDOWĄ NIEZBĘDNEJ INFRASTRUKTURY TECHNICZ.	
Inwestor: GMINA WĘCIBORK Lokalizacja: działka 348/15 obręb Pęperzyn	
Nazwa rysunku: INSTALACJA ELEKTRYCZNAŚ PIWNICY I PIĘTRA	
Rys. Nr 7.2.2 Skala 1:100	
Branża	Projektant / Uprawnienia
Projektant Architektura Konstrukcje Elektrotechnika	Inż. bud. Eugeniusz Schulz uprawnienia projektowe w zakresie Architektury, konstrukcji i instalacji UAN-KZ-7210/126/87 oraz nr 1544/58
As. projektanta Architektura Konstrukcje	mgr inż. bud. Andrzej Marach UAN-KZ 7210/99/90
Data/podpis Maj 2009	

